



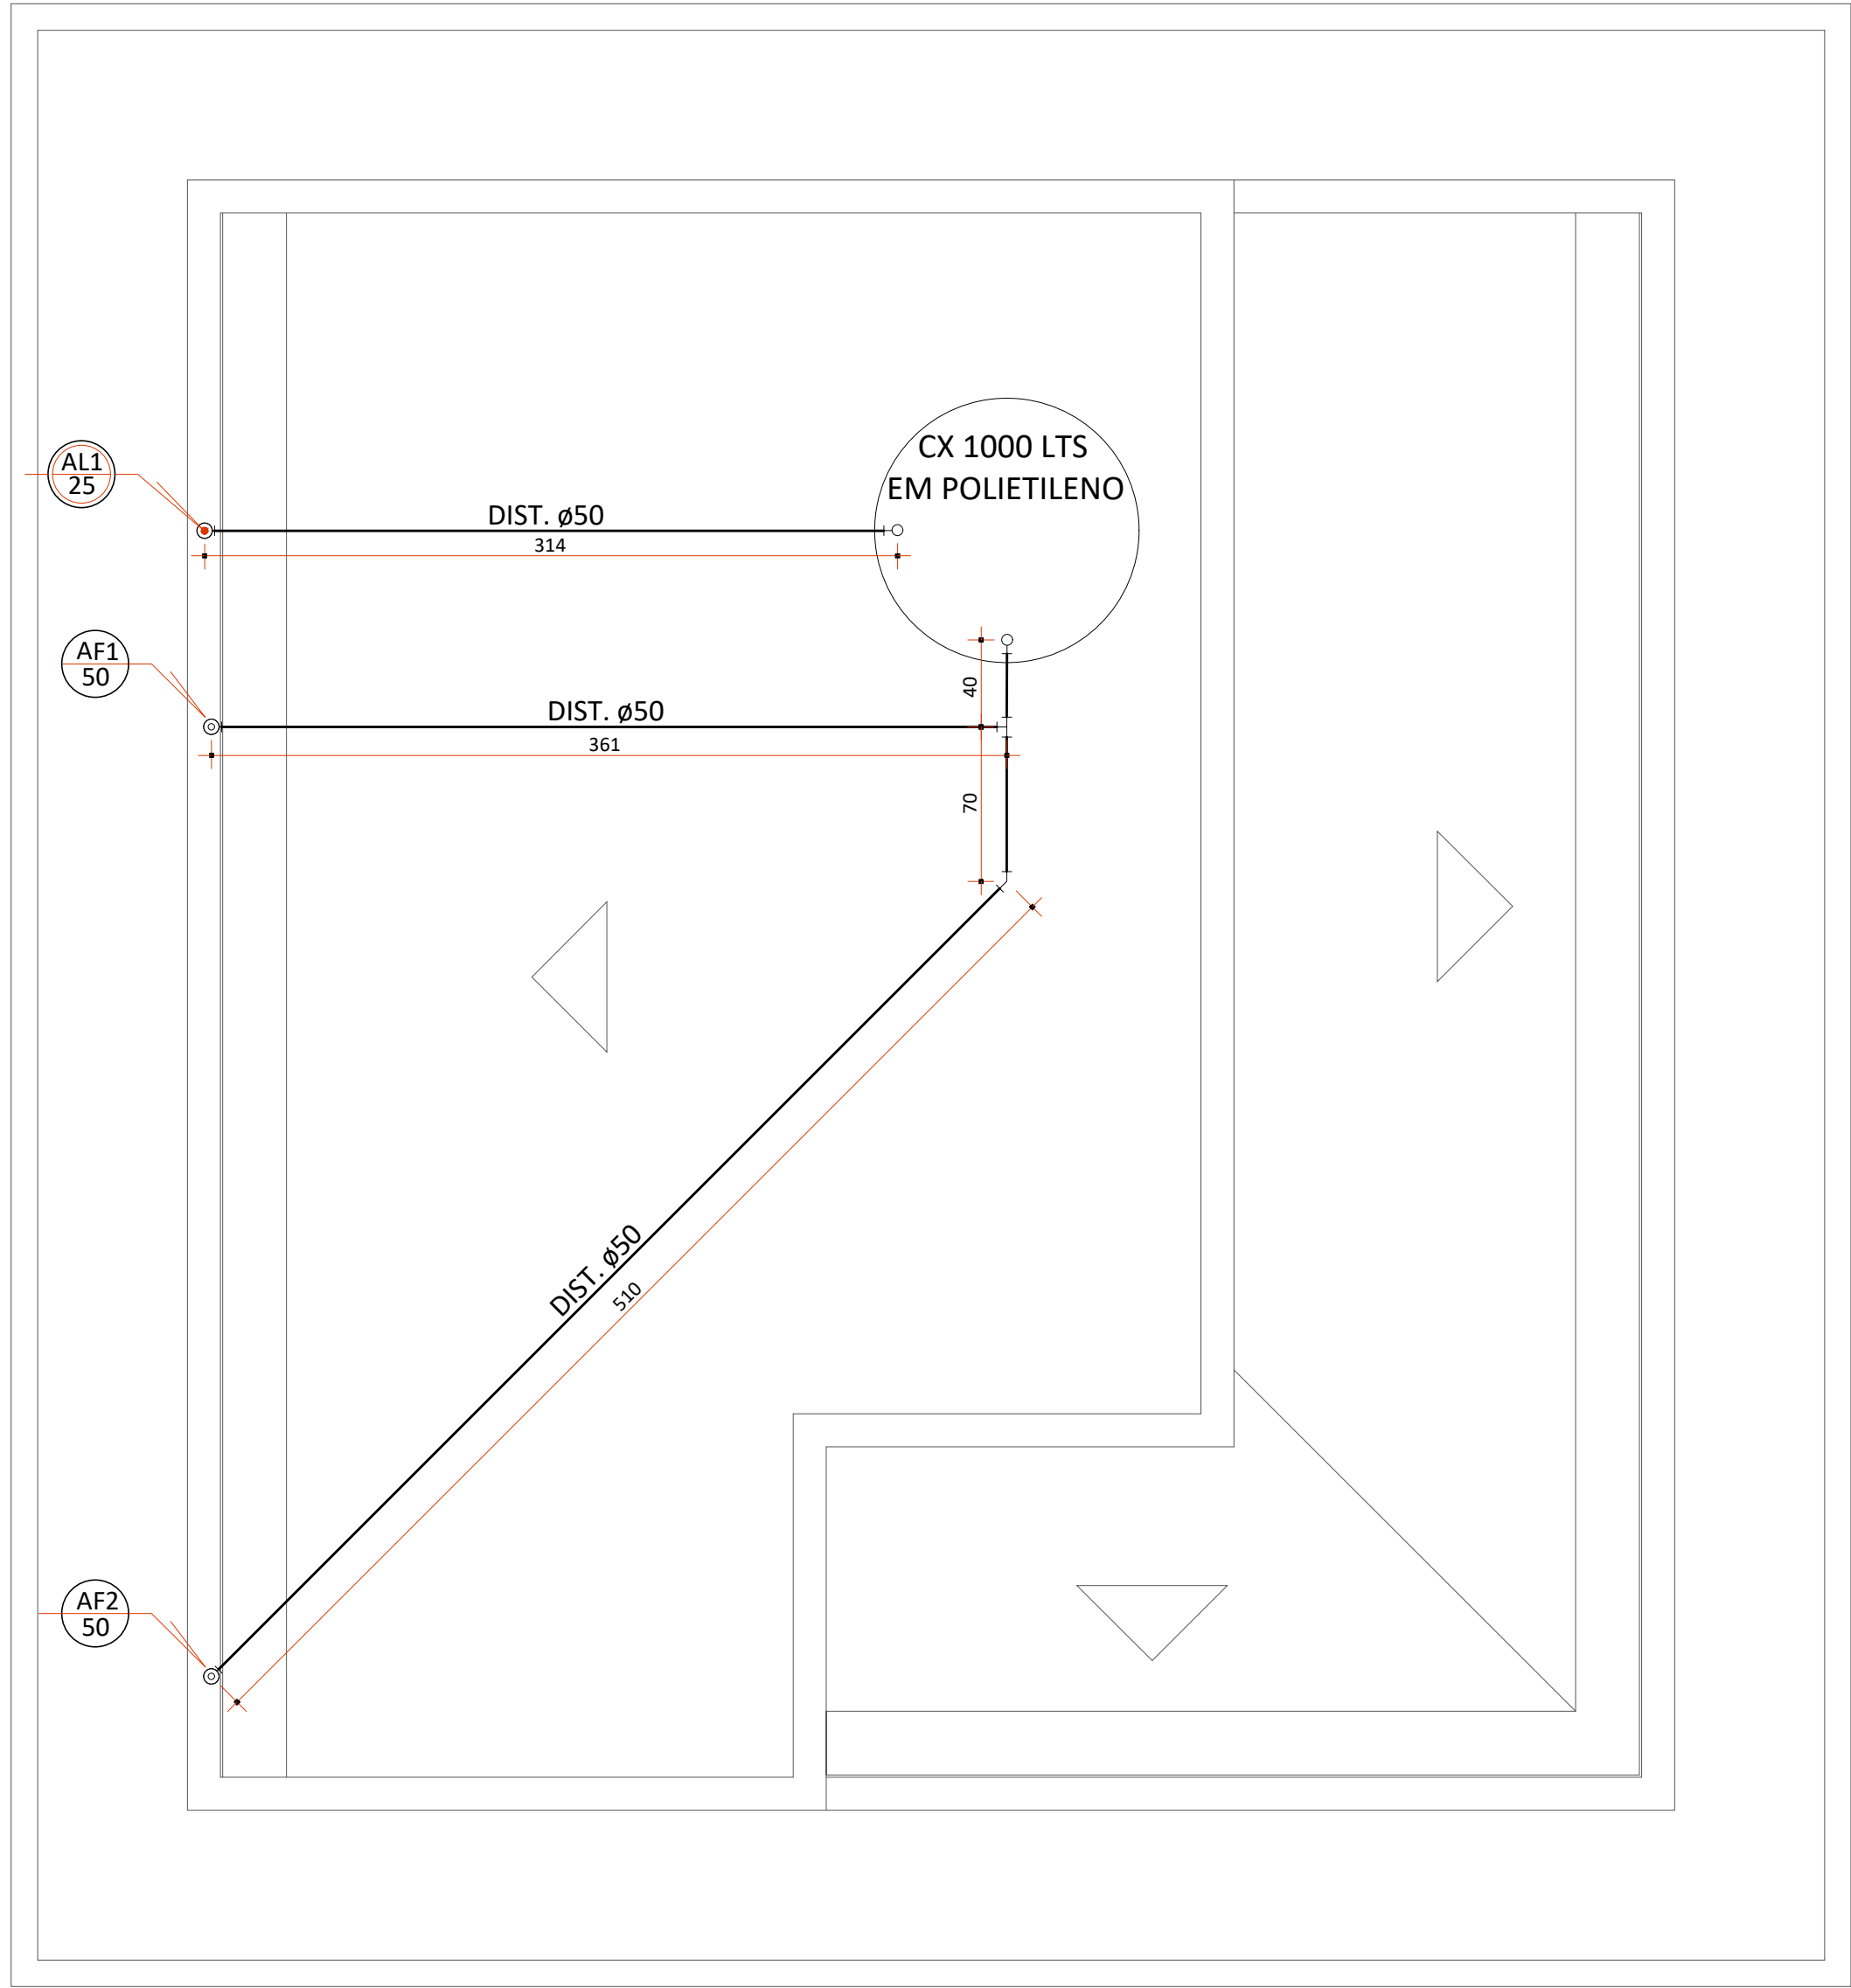


PLANTA COBERTURA - INSTALAÇÃO HIDRÁULICA

ESCALA 1/30

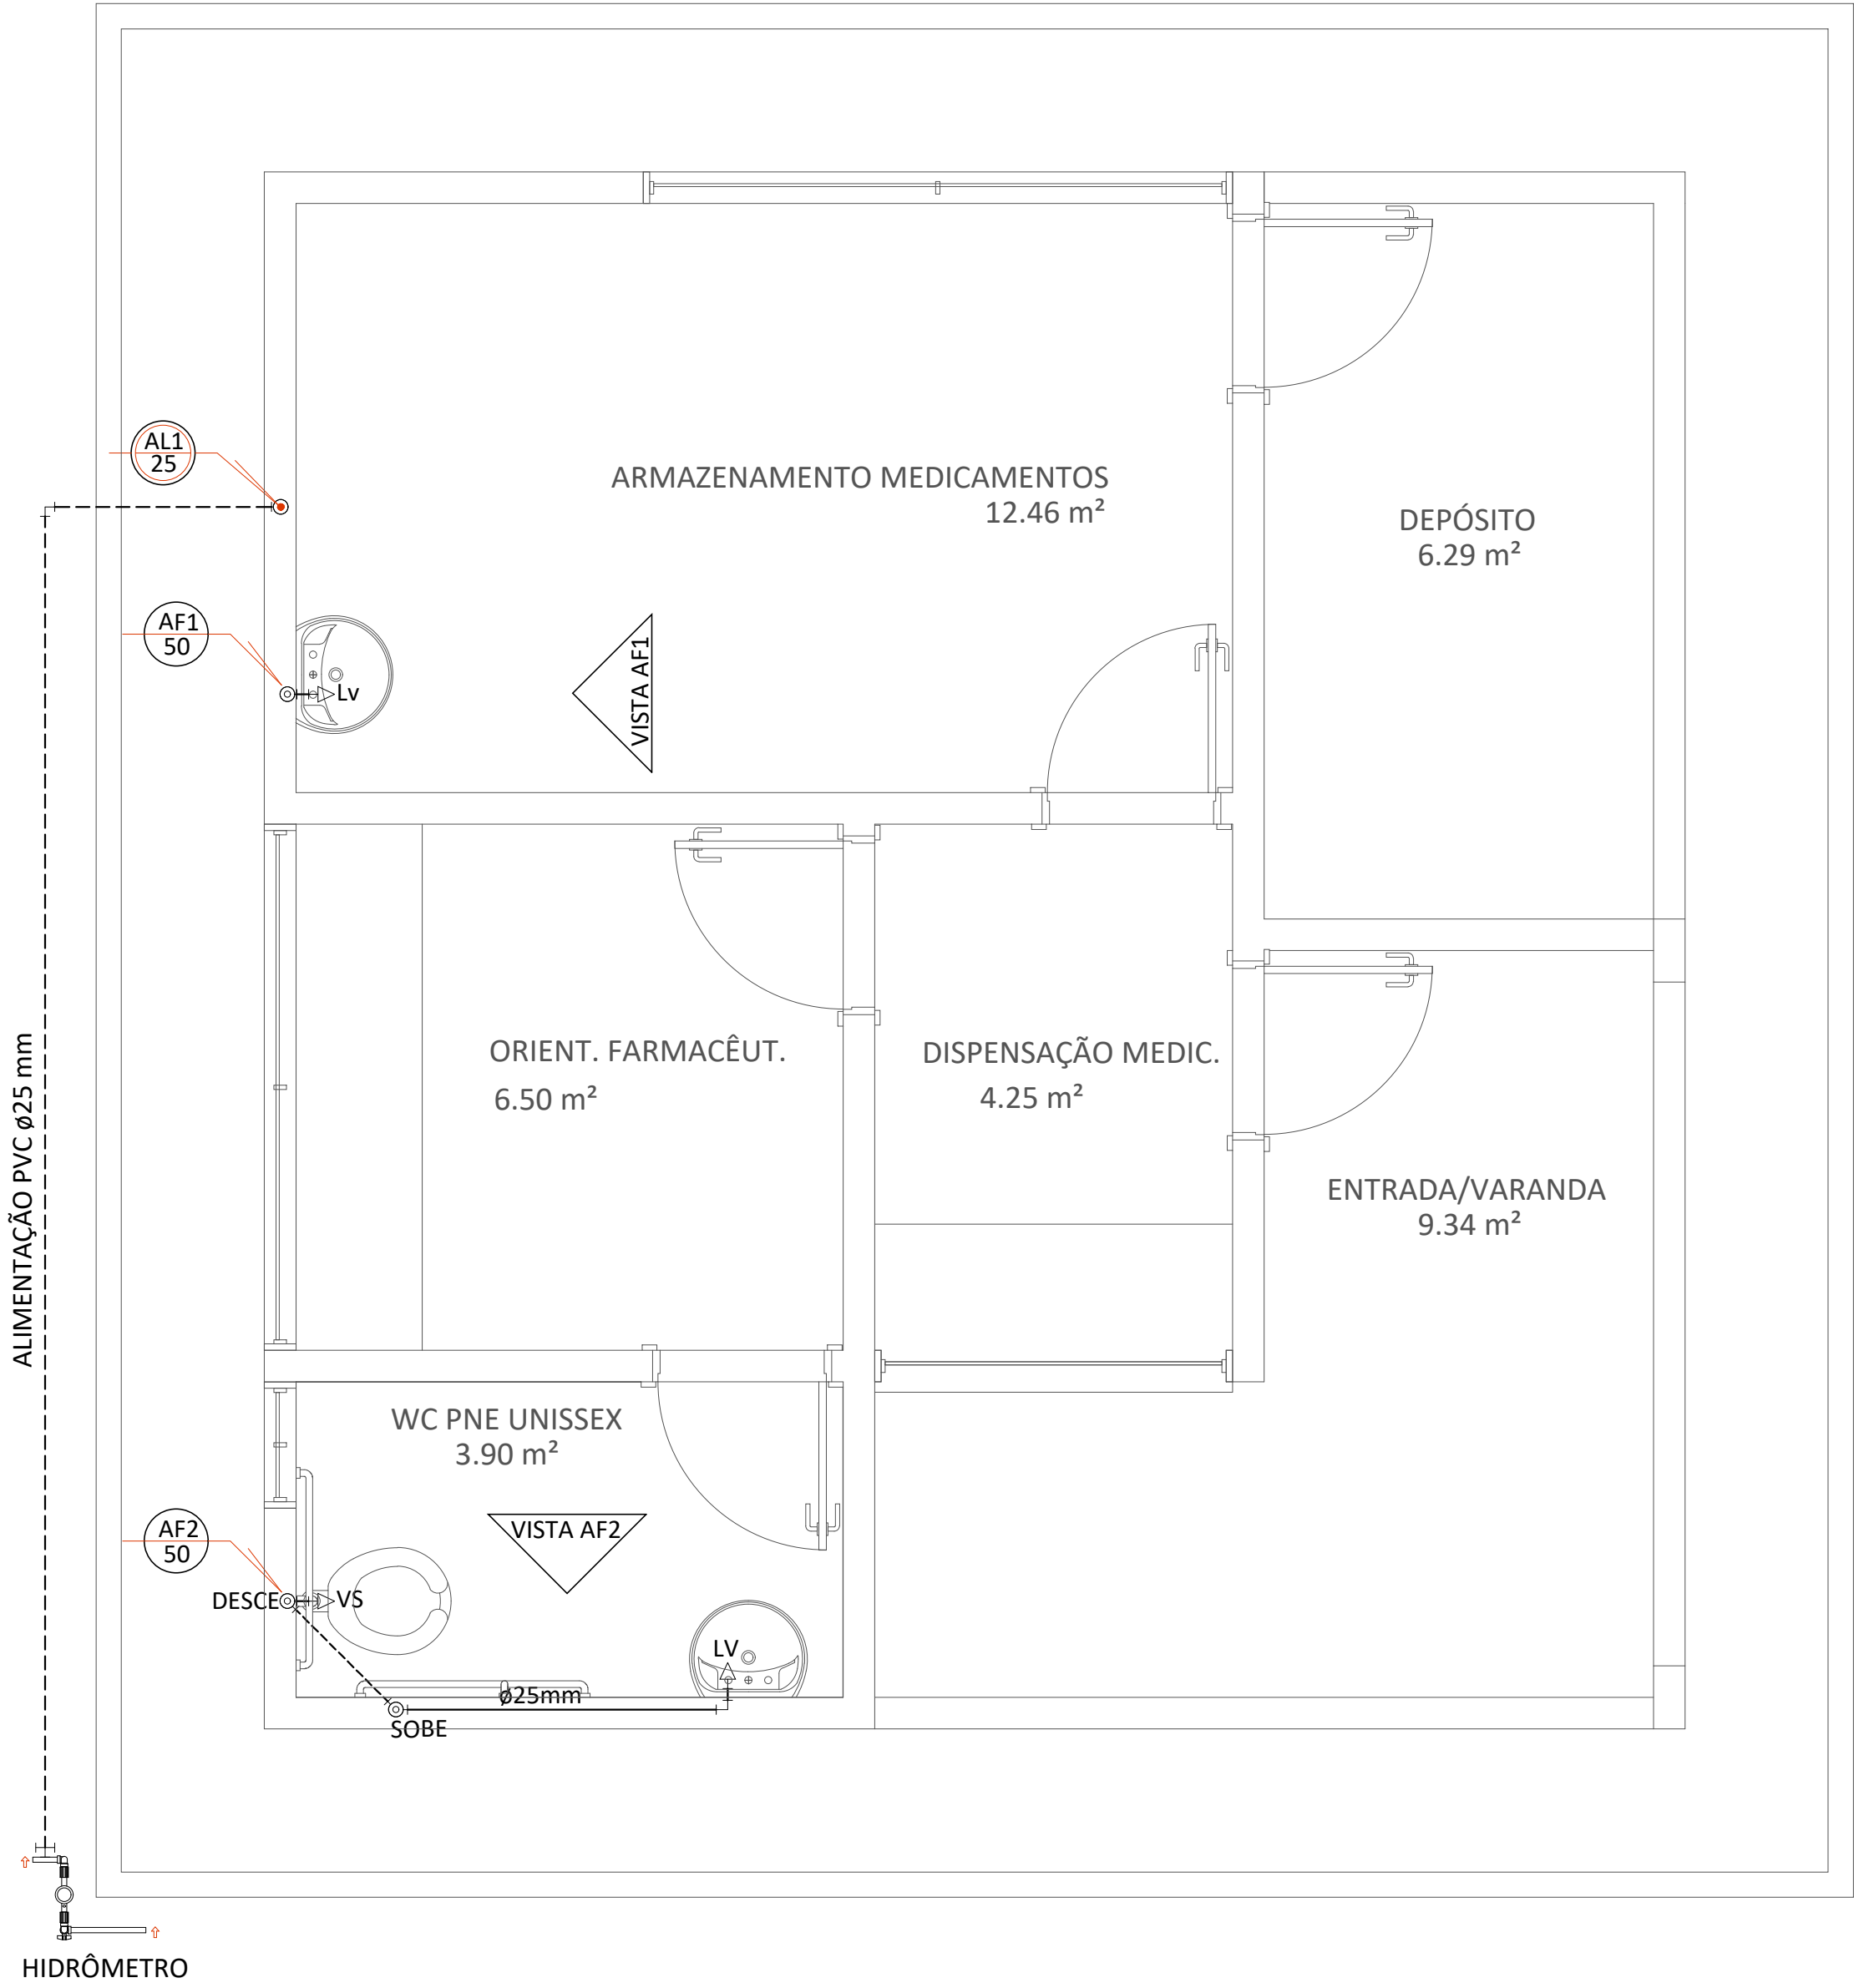


PLANTA BAIXA - INSTALAÇÃO HIDRÁULICA

ESCALA 1/30

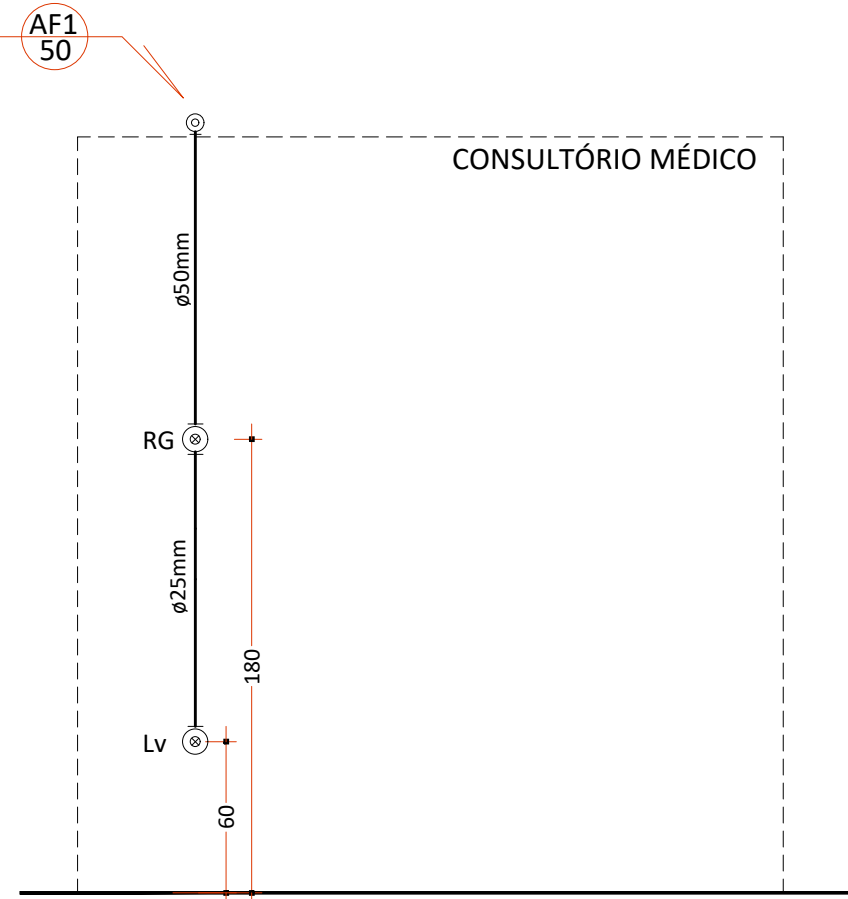

VISTA 1
Escala 1:30

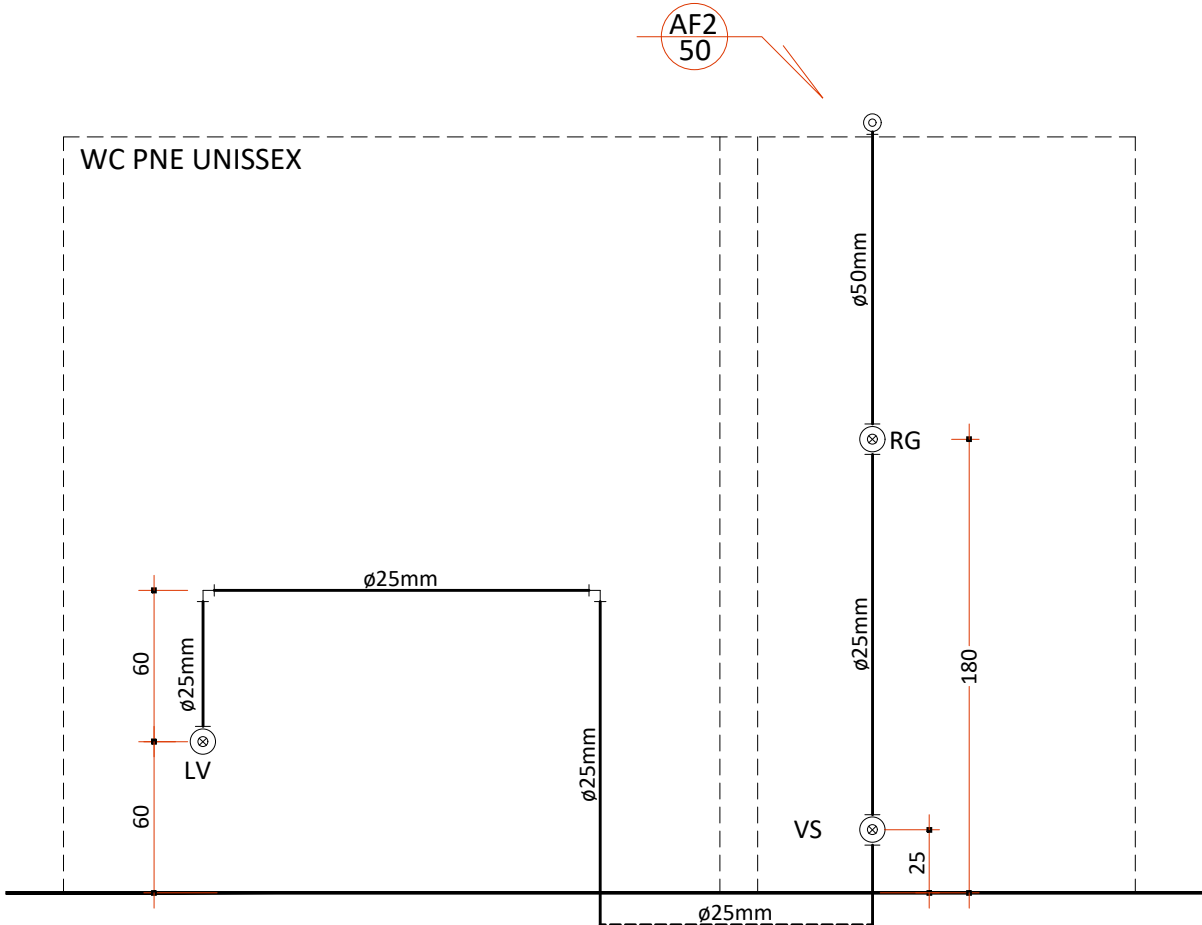

VISTA 2
Escala 1:30

Tabela de tubos	
Comprimento	Diâmetro
24.00 m	25 mm
18.00 m	50 mm

Tabela de acessório de tubo	
QUANTIDADE	DESCRIÇÃO
3	REGISTRO DE GAVETA BRUTO, LATÃO, ROSCÁVEL, 1 1/2", COM ACABAMENTO E CANOPLA CROMADOS

Tabela de peça hidrossanitária	
QUANTIDADE	DESCRIÇÃO
2	LAVATÓRIO LOUÇA BRANCA COM COLUNA, 45 X 55CM OU EQUIVALENTE
1	VASO SANITARIO SIFONADO CONVENCIONAL COM LOUÇA BRANCA

SIMBOLOGIA	
LV	Lavatório com joelho 90° - 25 mm - 1/2"
RG	Registro bruto gaveta ABNT PVC soldável - 3/4"
RP	Registro Pressão com PVC soldável - 25 mm - 3/4"
CD	Cadeira de Dentista - 25 mm - 1/2"
■VD	Válvula de descarga c/PVC soldável - 1.1/2"
VS	Vaso Sanitário com válvula de descarga - 1 1/2"

PREFEITURA	CAU/CREA
	BOMBEIROS/NATURATINS/VIGILÂNCIA

PROJETO	INSTALAÇÃO HIDRÁULICA	FOLHA	ÚNICA
PROJETO	CONSTRUÇÃO DA FARMÁCIA BÁSICA		
PROPRIETÁRIO	PREFEITURA MUNICIPAL DE BURITI DO TOCANTINS		
LOCAL	RUA LUIZ GONZAGA, S/N, CENTRO		
CIDADE	BURITI DO TOCANTINS - TOCANTINS		
QUADRO DE ÁREAS		PROPRIETÁRIO	
		PREFEITURA MUNICIPAL DE BURITI DO TOCANTINS	
		AUTOR DO PROJETO	
		ANDRÉ GAIPO - ARQUITETO URBANISTA CAU - A33602-5	
		RESPONSÁVEL TÉCNICO	
ESCALA	INDICADA	DATA	31/07/2025
		CONFERIDO	DESENHO
Descrição:			
PROJEOT COMPLETO			